


## SITUACIÓN

Escala: 1/2.500

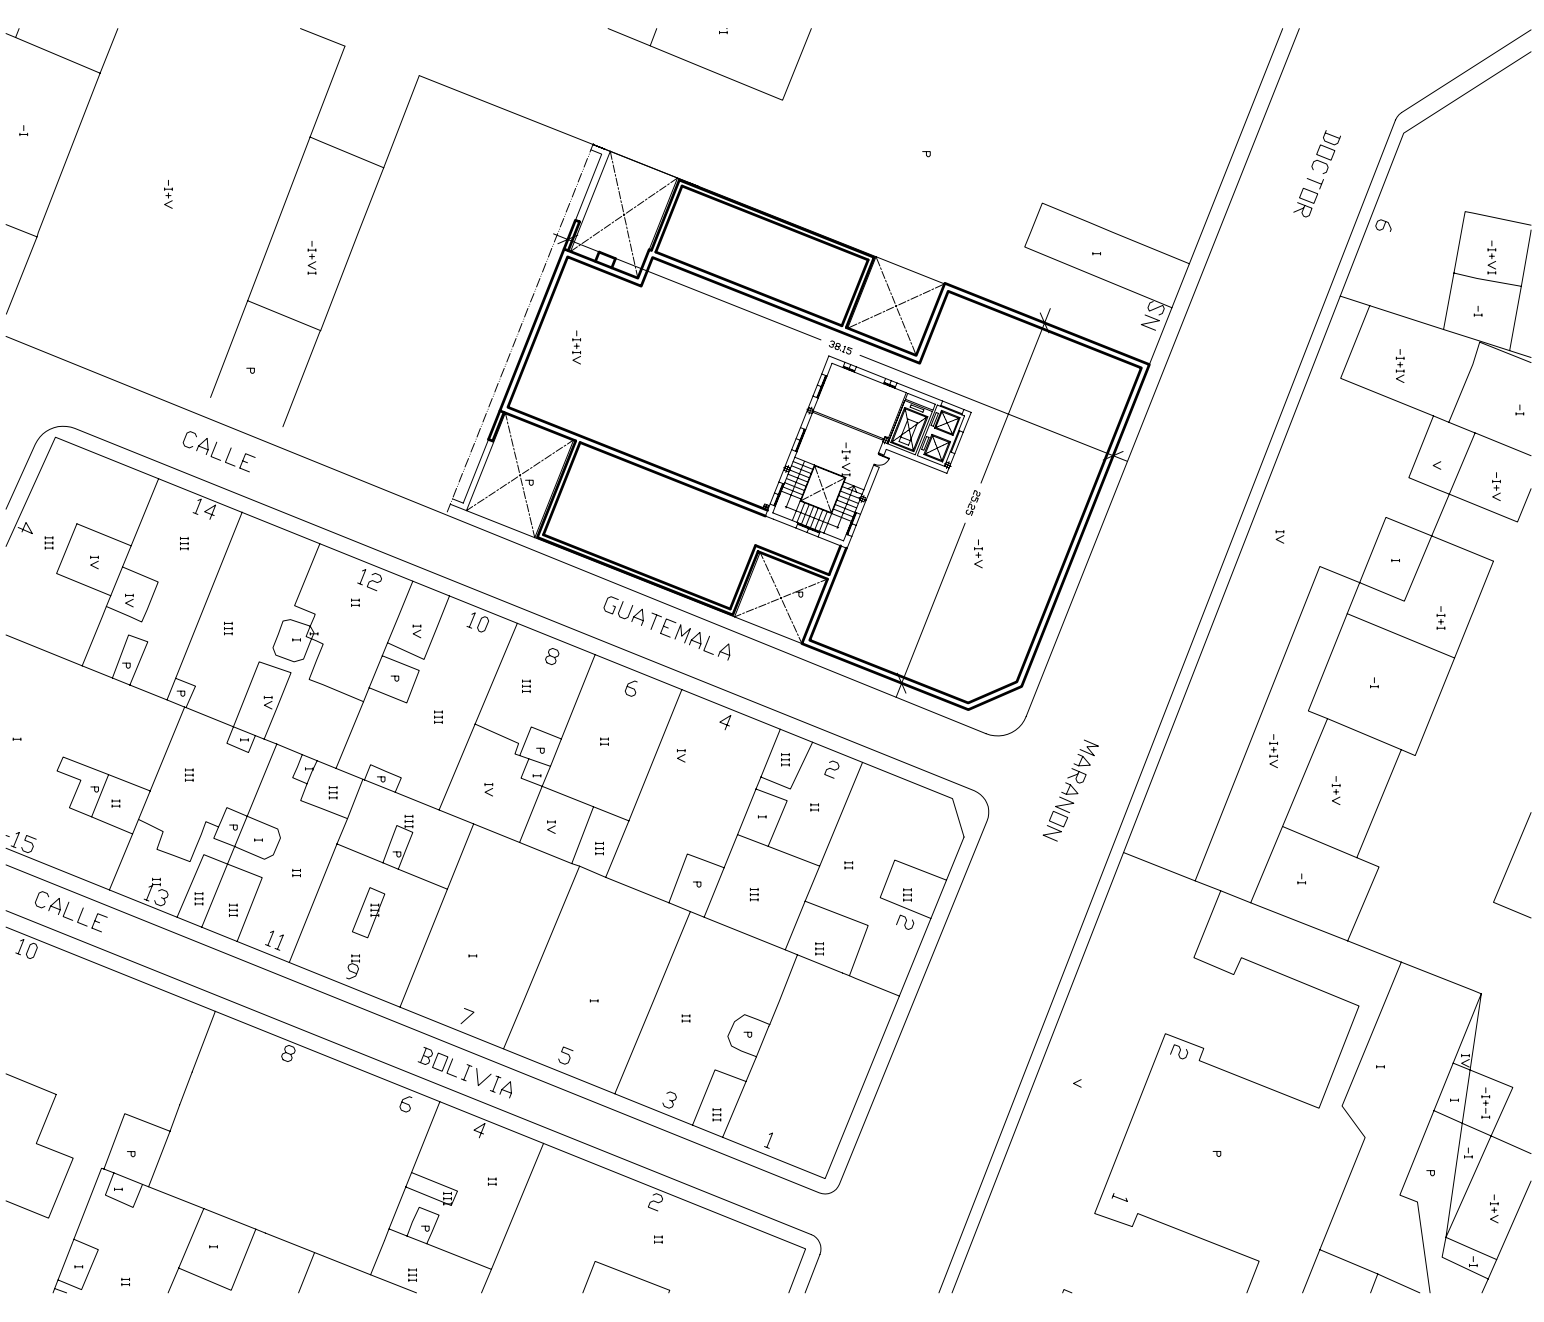

## EMPLAZAMIENTO

Escala: 1/500

PLANO N.º:

01

PRESCRIPCIONES TÉCNICAS PARA EL SUMINISTRO  
CON INSTALACION DE LA CLIMATIZACION DEL  
SERVICIO DE EXPERIMENTACION Y PRODUCCION ANIMAL  
P. CUARTA. CALLE DOCTOR MARAÑON N.º 3. CADIZ

SITUACION Y EMPLAZAMIENTO

ESCALA 1:500  
1:2.500

AREA DE INFRAESTRUCTURAS  
SERVICIO DE OBRAS Y PROYECTOS

DIBUJADO: DIC. 07